

VÅNINGSPÅN


DNR INKOM DEN
0471 30 SEP 1963

Förklaringar

- T1,F1 Till- och Frånluftskanal förz stålplåt
- U1,A1 Ute- och Avluftskanal förz stålplåt
- TD1 Tilluftsdon Lindab typ KIR
- TD2 Tilluftsdon Lindab typ SHH
- FD2 Frånluftsdon Lindab typ KVG
- YG1 Uteluftsdon ABC-VK
- TH1 Takhuv Avluft
- LD1 Ljuddämpare 1000 mm
- LA01 Luftbehandlingsaggregat Östberg Heru 160 S EC


ISOLERING

- K23 Kondensisolering 19 mm armaflex alt. 30 mm lamellmatta
- B11 Brandisolering 30 mm
- V100 mm Värmeisolering 100 mm

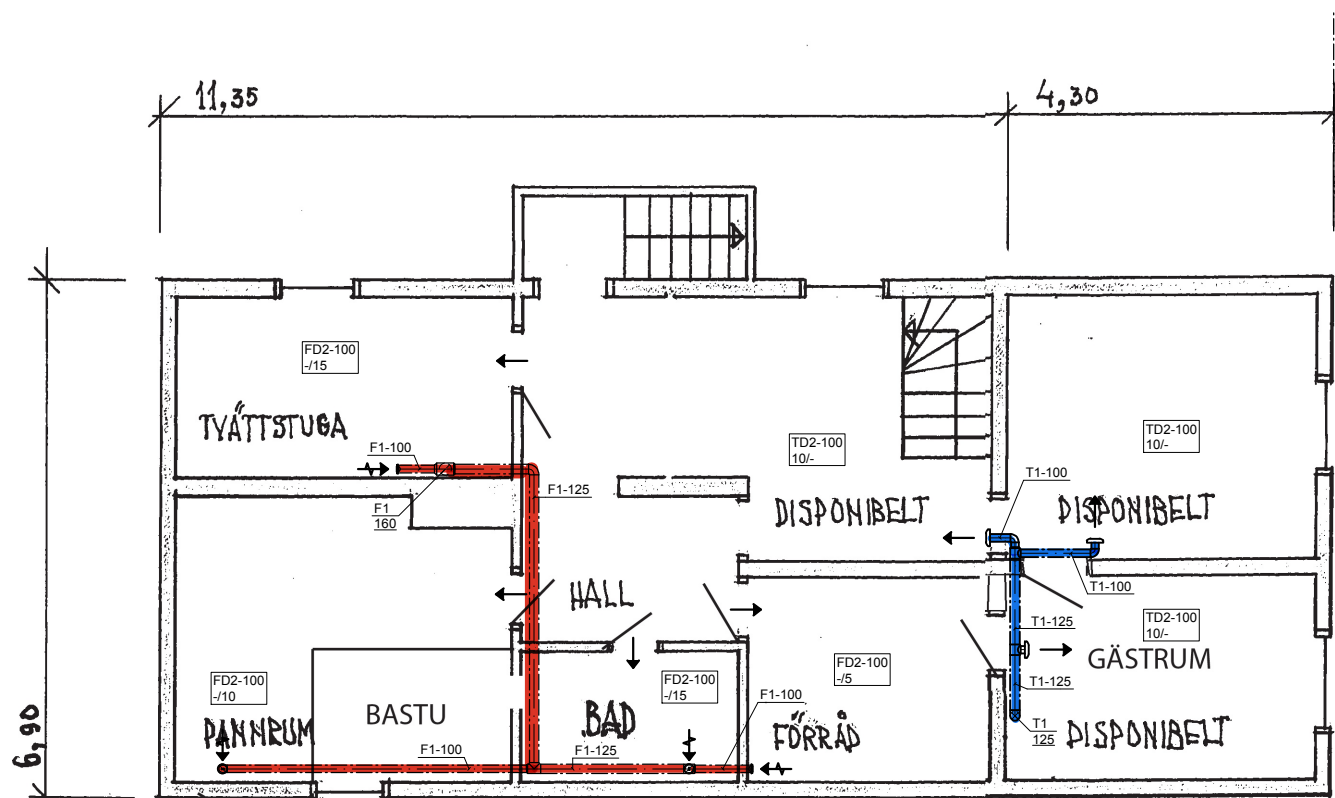

KÄLLARPLAN

 DNR INKOM DEN
0471 30 SEP 1963



BET	ANT	ÄNDRINGEN AVSER	SIGN	DATUM
RITAD AV, KONSTRUERAD AV		Projekt nr.		
STATUS		DATUM		
BYGGHANDLING		2025-11-01		
		RITNINGNUMMER		ÄNDR BET
		V57-01		
VENTILATION PLANER SKALA 1:100				